


Decyzja pozwolenia na budowę
nr. 45/17 z dn. 23.01.17 r.
i nr. 162/20 z dn. 09.09.20 r.

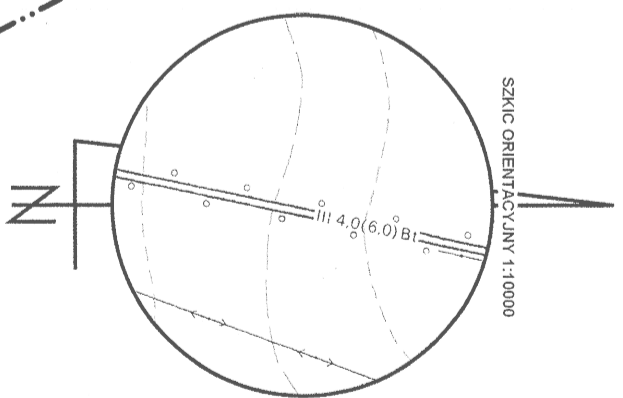


MAPA DO CELÓW PROJEKTOWYCH	
Oznaczenia kancelaryjne zgłoszenia pracy geodezyjnej	DGK.6640.1537.2020
Nazwa miejscowości	Dłoń, Kołaczkiwice
Jednostka ewidencyjna	302203_5
Obręb ewidencyjny	0002; 0005
Skala mapy	1:1000
Nazwa układu współrzędnych	Prostokątnych płaskich Układu wysokości
Oznaczenie granic obszaru, który był przedmiotem aktualizacji	Nie sprawdzano
Data opracowania mapy	23.01.2021 r.
<p>FHU Niwczyk Damian Niwczyk Dąbrowa ul. Kosciuszki 38 63-910 Miejska Górka, tel. 607 704 974 NIP: 699-199-73-70 Reg. 302255730</p> <p>Nazwa / imię i nazwisko wykonawcy: <i>Krzysztof Zawieja</i> Podpis osoby reprezentującej wykonawcę: <i>Krzysztof Zawieja</i></p> <p>GEODETA UPRAWNIONY 63-500 Rawicz ul. Plac Wolności 6 tel. 501 523 533 Zaświadczenie MGPIB nr 13730</p> <p>Imię i nazwisko geodety uprawnionego: <i>Krzysztof Zawieja</i> Nr uprawnień i podpis geodety, który opracował mapę: <i>Krzysztof Zawieja</i></p> <p>Uwaga: Nie wplytko się ustaleniu w terenie linii, niewskazanych na niniejszej mapie ustaleń pozostawiamy, które nie były zgłoszone do inwentaryzacji lub o których brak jest danych archiwalnych.</p>	

Podpisano się za niniejszym dokumentem ziskal
opracowany w wyniku prac geodezyjnych
i kartograficznych, których rezultaty zawiera aparat
techniczny wsparty do ewidencji materiałów
państwowego zasobu geodezyjnego
i kartograficznego

STAROSTA RAWICKI
P.3022.2021.254
16.02.2021
(Data wpisania aktu technicznego do ewidencji materiałów zasobu
państwowego zasobu geodezyjnego i kartograficznego)

z up. STAROSTY
(imię, nazwisko, funkcja, adres, adres e-mail, adres strony internetowej)

Podpisano w imieniu i na rzecz Zarządu Gminnego Miejska Górka

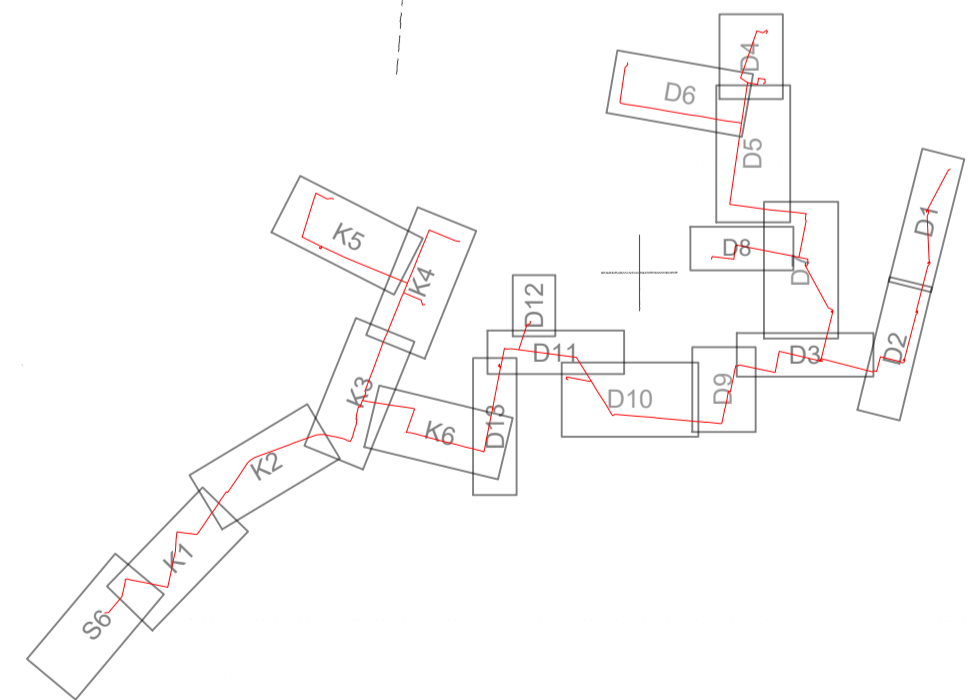

Legenda:
--- linie kablowe SN ze światłowodami

Poświadczam, zgodność kopii mapy do celów projektowych z oryginałem.

ENERGO TELPROJEKT® Zespół elektrowni wiatrowych Miejska Górka	mgr inż. Marta Kulej specjalność energetyczna, WKP0456POE/15 inż. Marek Gulczyński specjalność telekomunikacyjna, WKP0185PWOT/10
	mgr inż. Konrad Kaźmierczak specjalność energetyczna, WKP0451POE/17 mgr inż. Joanna Podgórska specjalność telekomunikacyjna, WKP0185PWOT/10
Farma Wiatrowa Dłoń Projekt zagospodarowania terenu Trasa projektowanych linii kablowych SN wraz ze światłowodami Jednostka ewidencyjna 302203_5 Gmina Miejska Górka, Obr. 0002 Dłoń dz. nr. 283, 285, 286, 287/1	Skala 1:1000 Opracował: 08.2021 Symbol obiektu: ETP-1858 Rysunek nr: B3 02 Arkusze arkuszy: D7