

Podpisano się za niniejszym dokumentem zgodnie z przepisami w sprawie zadań geodazy i kartografii, będących regulacją awaryjnego aparatu technicznego w sprawie do ewidencji map, a także o państwowym zarządzie geodezyjnym i kartograficznym.

STAROSTA RAWICKI
F.3022.20.01.695

(Miejscowość ewidencyjna i numer księgi ewidencyjnej)

10.05.2021

(Data wypełnienia egzemplarza ewidencyjnego)

z up. STAROSTY
Krzysztof Zawieja

(Miejscowość ewidencyjna i numer księgi ewidencyjnej)

Przebieg linii kablowej SN z światłowodami


Oznaczenia kancelaryjne zgłoszenia pracy geodazy		DKG 6640.1537.2020
Nazwa miejscowości	Oczkowice	
Jednostka ewidencyjna	Identyfikator	302203_5
	Nazwa	Miejska Górka
Obreń ewidencyjny	Identyfikator	0008
	Nazwa	Oczkowice
Skala mapy	1:1000	Sekcja mapy: 6.161.12.044; 6.161.12.092; 6.161.12.101.
Nazwa układu współrzędnych	Prostokątnych płaskich	2000/18
	Układu wysokości	pl-ewrf2007-nh
Oznaczenie granic obszaru, który był przedmiotem aktualizacji		-----
Informacje o służebnościach gruntowych mających wpływ na zagospodarowanie gruntów, zlokalizowanych w granicach projektowanej inwestycji	nie sprawdzano	
Data opracowania mapy	02.04.2021r.	

FHU Niwczyk
Damian Niwczyk
Dąbrowa ul. Kościuski 38
63-810 Miejska Górka, tel. 607 704 974
NIP: 699-189-73-70 Reg. 302256730

Nazwa / imię i nazwisko wykonawcy: Krzysztof Zawieja
Podpis osoby reprezentującej wykonawcę: *[Podpis]*

GLOBETA UPRAWNIONY
63-800 Rawicz, ul. Piła Wolności 6
tel. 501 523 583
Zaświadczenie WKP/19 nr 13730

Krzysztof Zawieja

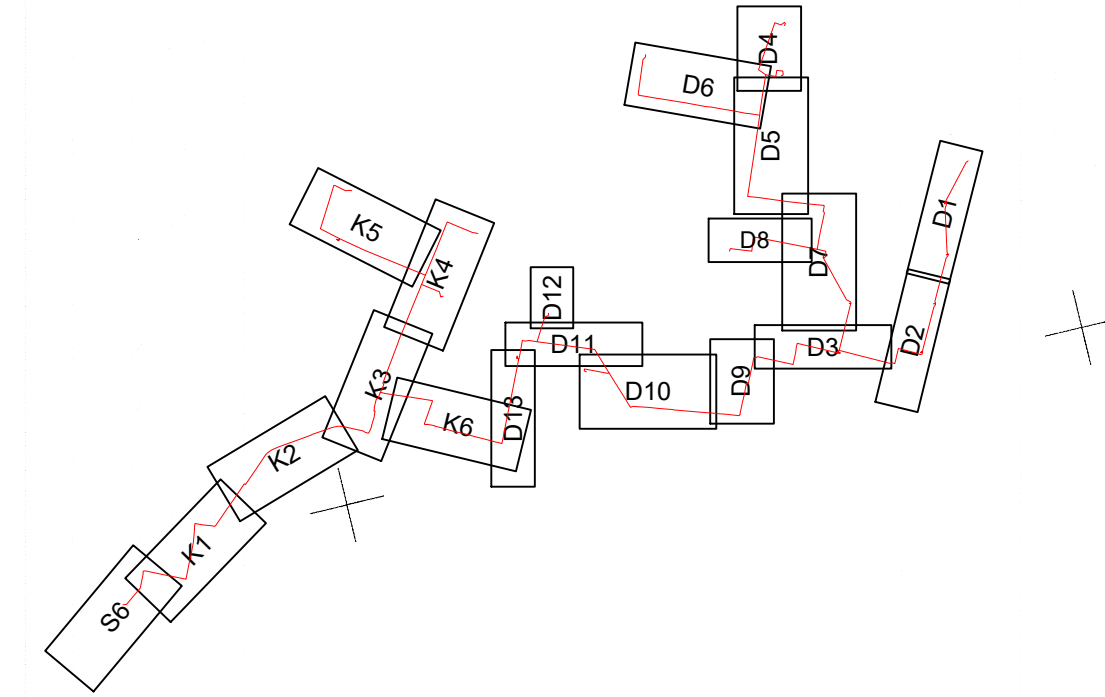

Legenda:
--- linie kablowe SN ze światłowodami

ENERGO TELPROJEKT®

Zespół elektrowni wiatrowych Miejska Górka

Farma Wiatrowa Kolackowice
Projekt zagospodarowania terenu
Trasa projektowanych linii kablowych SN
wraz ze światłowodami

Jednostka ewidencyjna 302203, S Gmina Miejska Górka,
Obr. 0008 Oczkowice dz. nr.: 107, 116, 134, 181

Projektował:	mgr inż. Marta Kulej specjalność energetyczna, WKP/0456/POE/15	
Skala 1:1000	inż. Marek Gulczyński specjalność telekomunikacyjna, WKP/0322/ZOT/07	
Opracował:	mgr inż. Konrad Kaźmierczak specjalność energetyczna, WKP/0451/POE/17	
08.2021	mgr inż. Joanna Podwojska specjalność telekomunikacyjna, WKP/0185/PWOT/10	
Symbol obiektu:	Rysunek nr:	Arkusze/arkuszy
ETP-1858	B3 02	K6

Poświadczam, zgodność kopii mapy do celów projektowych z oryginałem.