
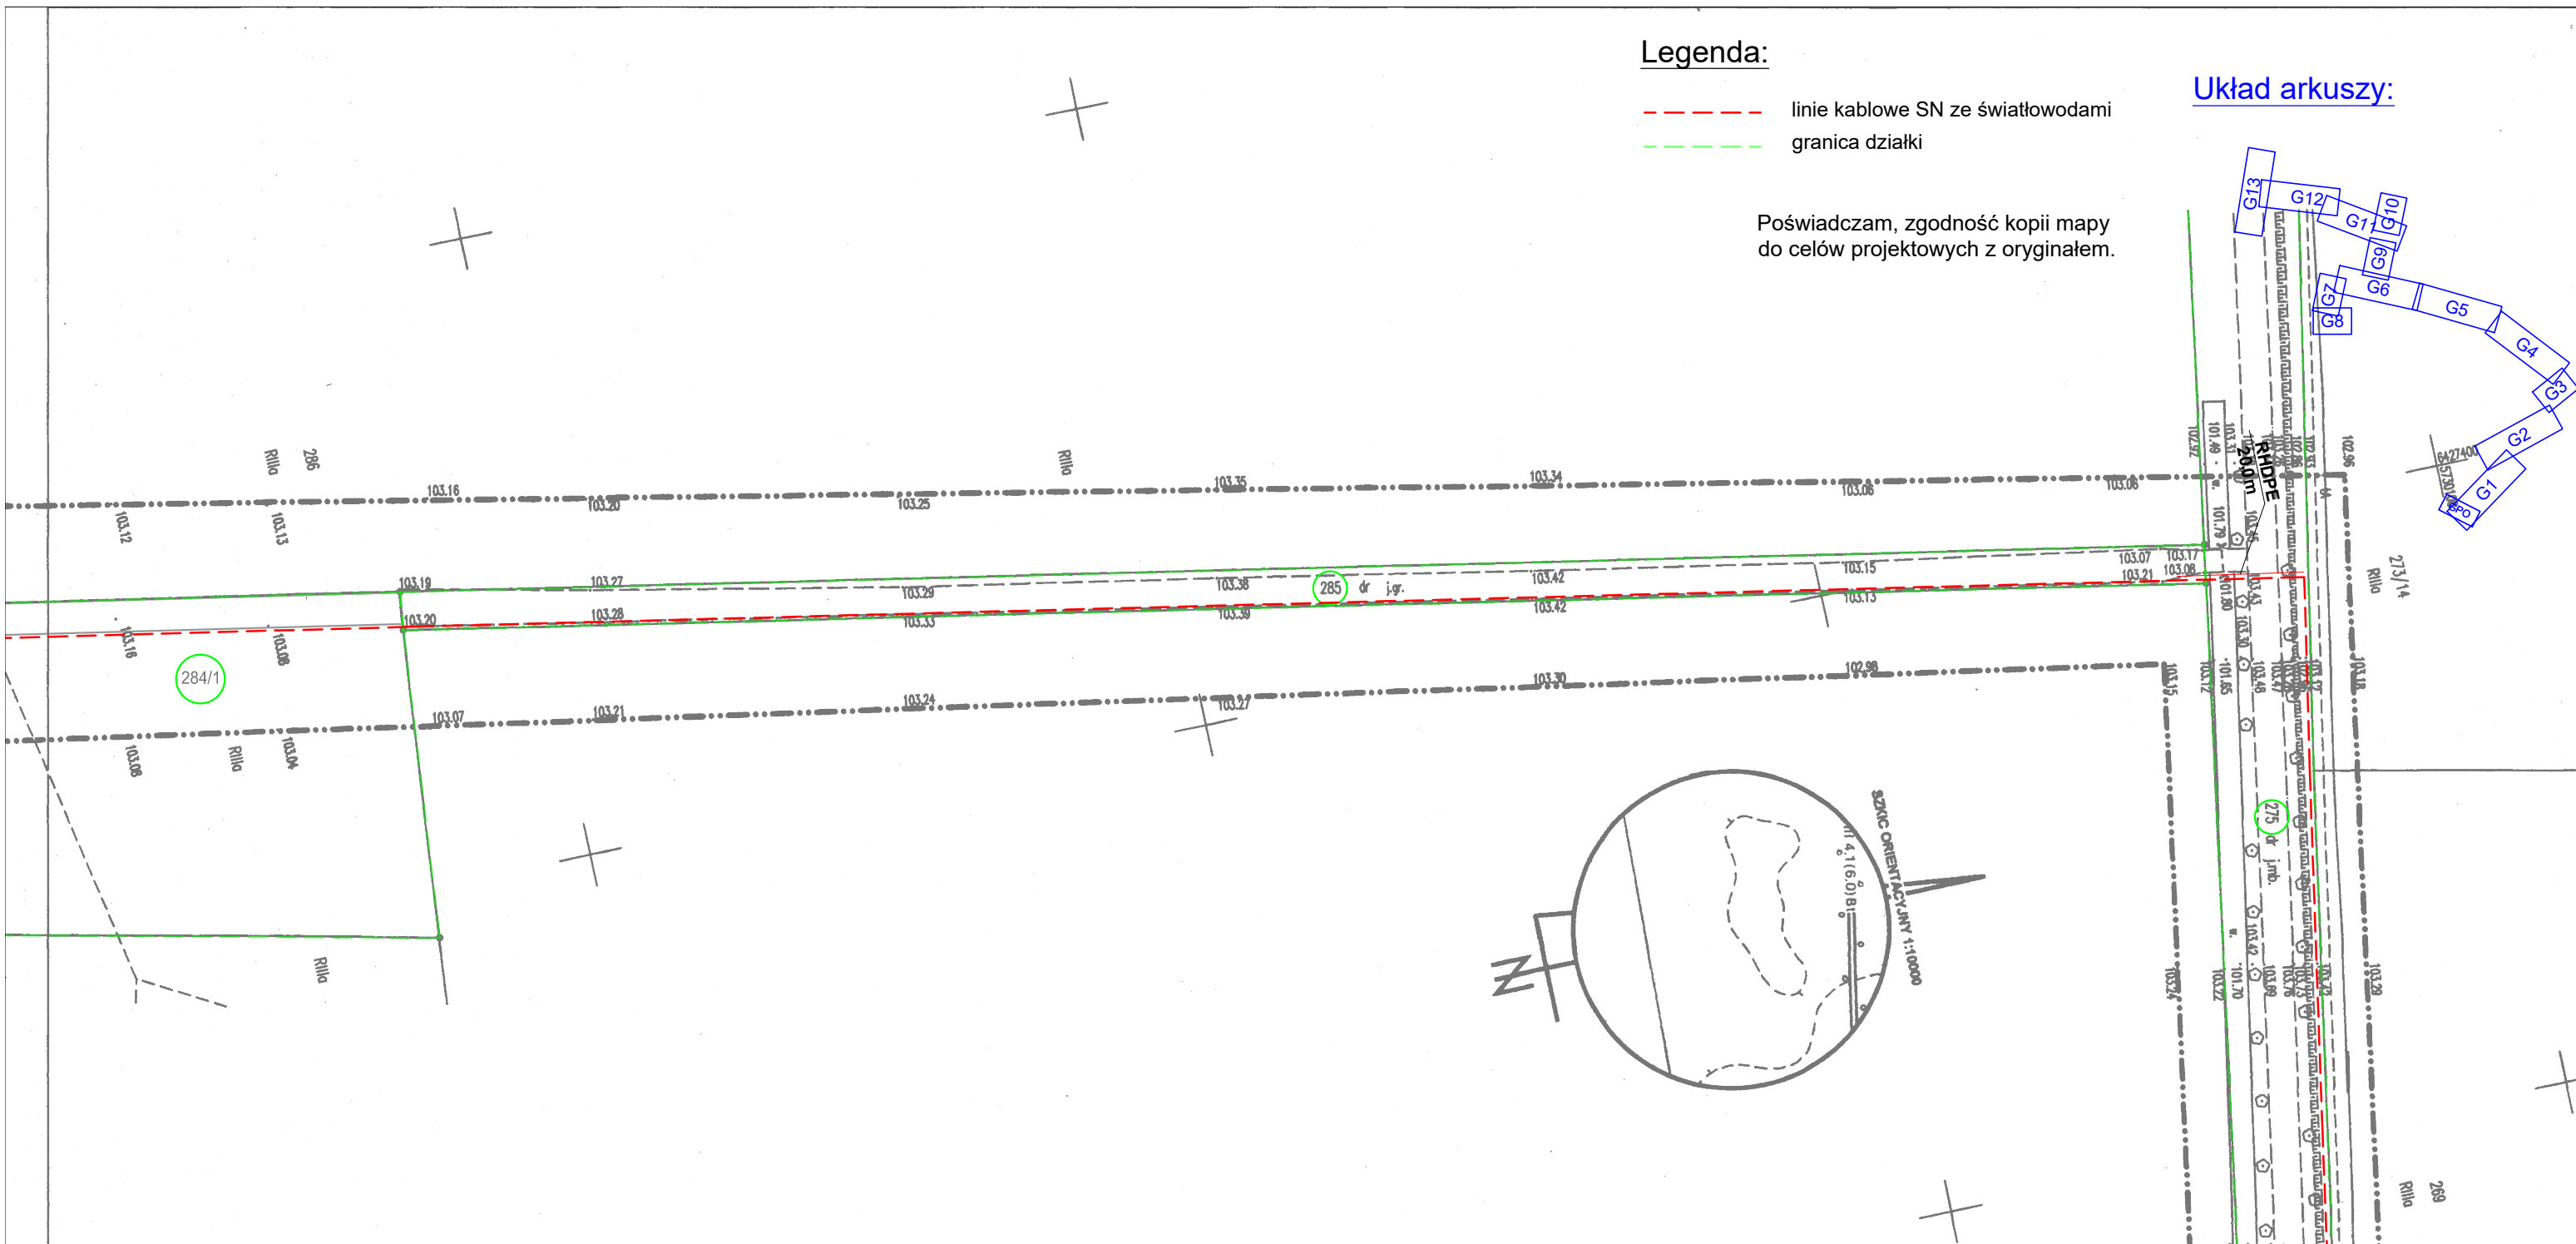


Legenda:

- linie kablowe SN ze światłowodami
- granica działki

Poświadczam, zgodność kopii mapy do celów projektowych z oryginałem.

Układ arkuszy:

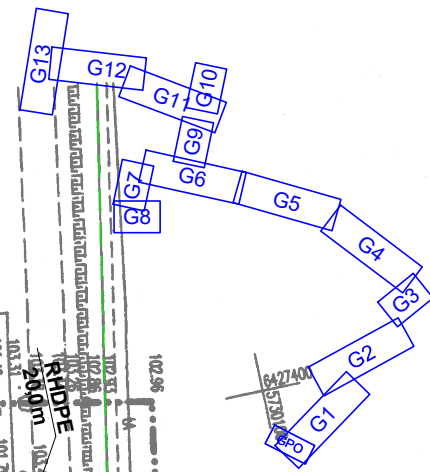

MAPA DO CELÓW PROJEKTOWYCH

Oznaczenia kancelaryjne zgłoszenia pracy geodezyjnej		DGK.6640.1537.2020
Nazwa miejscowości		Gostkowo
Jednostka ewidencyjna	Identyfikator	302203_5
	Nazwa	Miejska Górka
Obręb ewidencyjny	Identyfikator	0003
	Nazwa	Gostkowo
Skala mapy	1:1000	Sekcja mapy: 6.161.11.052, 6.162.11.254.
Nazwa układu współrzędnych	Prostokątnych płaskich	2000/18
	Układu wysokości	pl-evrf2007-nh
Oznaczenie granic obszaru, który był przedmiotem aktualizacji		-----
Informację o służebnościach gruntowych mających wpływ na zagospodarowanie gruntów, zlokalizowanych w granicach projektowanej inwestycji		Nie sprawdzano
Data opracowania mapy		10.07.2021r.

FHU Niwczyk
 Damian Niwczyk
 Dąbrowa ul. Kościuszki 38
 63-910 Miejska Górka, tel. 607 704 974
 NIP: 699-189-73-70 Reg. 302256730

[Signature]
 Nazwa / imię i nazwisko wykonawcy Podpis osoby reprezentującej wykonawcę

[Signature]
Krzysztof Zawieja

GEODETA UPRAWNIONY
 63-900 Rawicz, ul. Plac Wolności 6
 tel. 501 523 583
 Zaświadczenie MGPIB nr 13730

Krzysztof Zawieja

Imię i nazwisko geodety uprawnionego Nr uprawnień i podpis geodety, który opracował mapę

Uwaga: Nie wyklucza się istnienia w terenie innych, niewykazanych na niniejszej mapie urządzeń podziemnych, które nie były zgłoszone do Inwentaryzacji lub o których brak jest danych archiwalnych.

Podpisano się, że niniejszy dokument został opracowany w wyniku prac geodezyjnych i kartograficznych, których rezultaty zawiera operat techniczny wpisany do ewidencji materiałów państwowego zasobu geodezyjnego i kartograficznego

STAROSTA RAWICKI

ENERGO TELPROJEKT®

Zespół elektrowni wiatrowych Miejska Górka

Farma Wiatrowa Gostkowo
 Projekt zagospodarowania terenu
 Trasa projektowanych linii kablowych SN
 wraz ze światłowodami

Jednostka ewidencyjna 302203_5 Gmina Miejska Górka,
 obr. 0003 Gostkowo dz. nr: 275, 285, 284/1

Projektował:	mgr inż. Marta Kulej specjalność energetyczna, WKP/0456/POOE/15	
	inż. Marek Gulczyński specjalność telekomunikacyjna, WKP/0322/ZOTP/07	
Sprawdził:	Skala 1:1000	Opracował:
	mgr inż. Konrad Kaźmierczak specjalność energetyczna, WKP/0451/POOE/17	
		mgr inż. Joanna Podwojska specjalność telekomunikacyjna, WKP/0185/PWOT/10
Symbol obiektu: ETP-1858		Rysunek nr: B7 02
		Arkusz/arkuszy: G7

08.2021