


21-07-28 PZTL SN Roszkowo.dwg
R8

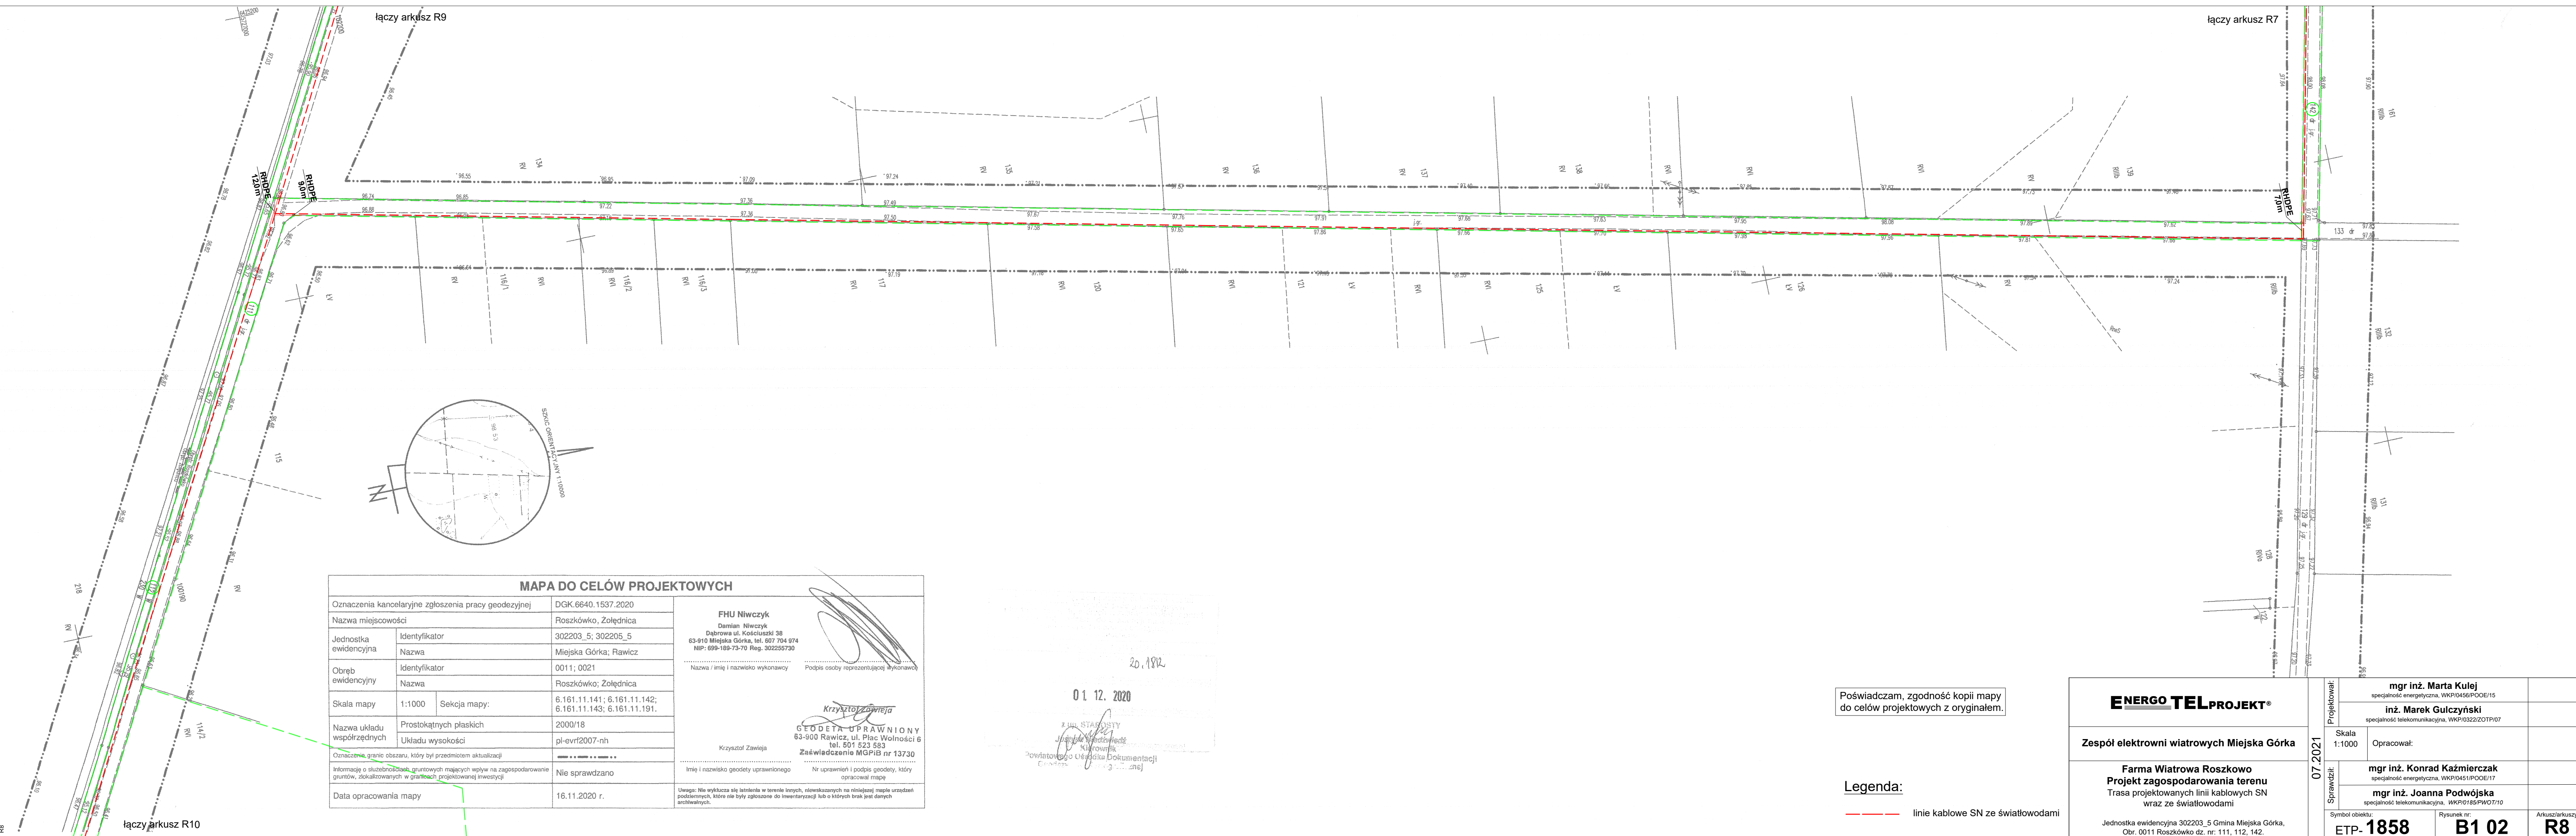

MAPA DO CELÓW PROJEKTOWYCH			
Oznaczenia kancelaryjne zgłoszenia pracy geodezyjnej		DGK.6640.1537.2020	
Nazwa miejscowości		Roszkówko, Zołędnica	
Jednostka ewidencyjna	Identyfikator	302203_5; 302205_5	
	Nazwa	Miejska Górka; Rawicz	
Obręb ewidencyjny	Identyfikator	0011; 0021	
	Nazwa	Roszkówko; Zołędnica	
Skala mapy	1:1000	Seksja mapy:	
		6.161.11.141; 6.161.11.142; 6.161.11.143; 6.161.11.191.	
Nazwa układu współrzędnych	Prostokątnych płaskich	2000/18	
	Układu wysokości	pl-evr12007-nh	
Oznaczenie granic obszaru, który był przedmiotem aktualizacji		- - - - -	
Informacje o służebnościach gruntowych mających wpływ na zagospodarowanie gruntów, zlokalizowanych w granicach projektowanej inwestycji		Nie sprawdzano	
Data opracowania mapy		16.11.2020 r.	
		FHU Niwczyk Damian Niwczyk Dąbrowa ul. Kościuski 38 63-910 Miejska Górka, tel. 607 704 974 NIP: 699-189-73-70 Reg. 302255730 _____ Nazwa / imię i nazwisko wykonawcy Podpis osoby reprezentującej wykonawcę	
		_____ Krzysztof Zawieja GEODETA UPRAWNIONY 63-900 Rawicz, ul. Plac Wolności 6 tel. 601 523 583 _____ Krzysztof Zawieja Zaświadczenie MGPIB nr 13730	
		_____ Imię i nazwisko geodety uprawnionego Nr uprawnień i podpis geodety, który opracował mapę	
Uwaga: Nie wyklucza się istnienia w terenie innych, niewskazanych na niniejszej mapie urządzeń podziemnych, które nie były zgłoszone do inwentaryzacji lub o których brak jest danych archiwalnych.			

20.12.2020

01.12.2020

ZHU STAWISZYN
 Justyna Stawiszyn
 Powiatowego Urzędu Dokumentacji
 Główny 3 222 2021

Poświadczam, zgodność kopii mapy do celów projektowych z oryginałem.

Legenda:
 - - - - - linie kablowe SN ze światłowodami

ENERGO TELPROJEKT® Zespół elektrowni wiatrowych Miejska Górka		Projektował:	mgr inż. Marta Kulej specjalność energetyczna, WKP/0456/POOE/15
			inż. Marek Gulczyński specjalność telekomunikacyjna, WKP/0322/ZOTPI/07
Farma Wiatrowa Roszkowo Projekt zagospodarowania terenu Trasa projektowanych linii kablowych SN wraz ze światłowodami		Skala 1:1000	Opracował:
			mgr inż. Konrad Kaźmierczak specjalność energetyczna, WKP/0451/POOE/17
Jednostka ewidencyjna 302203_5 Gmina Miejska Górka, Obr. 0011 Roszkówko dz. nr. 111, 112, 142.		Symbol obiektu:	ETP-1858
		Rysunek nr:	B1 02
			Arkusz/arkuszy
			R8